


EDIFICIO SCOLASTICO "Michele Coppino" Via F.lli Ambrogio 6

SPAZIO PER IL CANTINO VE

SETTORE LAVORI PUBBLICI - EDILIZIA SCOLASTICA	DATA	10/09/2018
SCALA 1:100	TIPO SCALA	ACCOMPAGNATI
	PIANTA PIANO PRIMO	SOTTILINO 24
	QUOTA: m +5,05	
DIREZIONE	L. PROGETTA ING. EDUARDO BERTI	L. LAVORI L. FABRICE

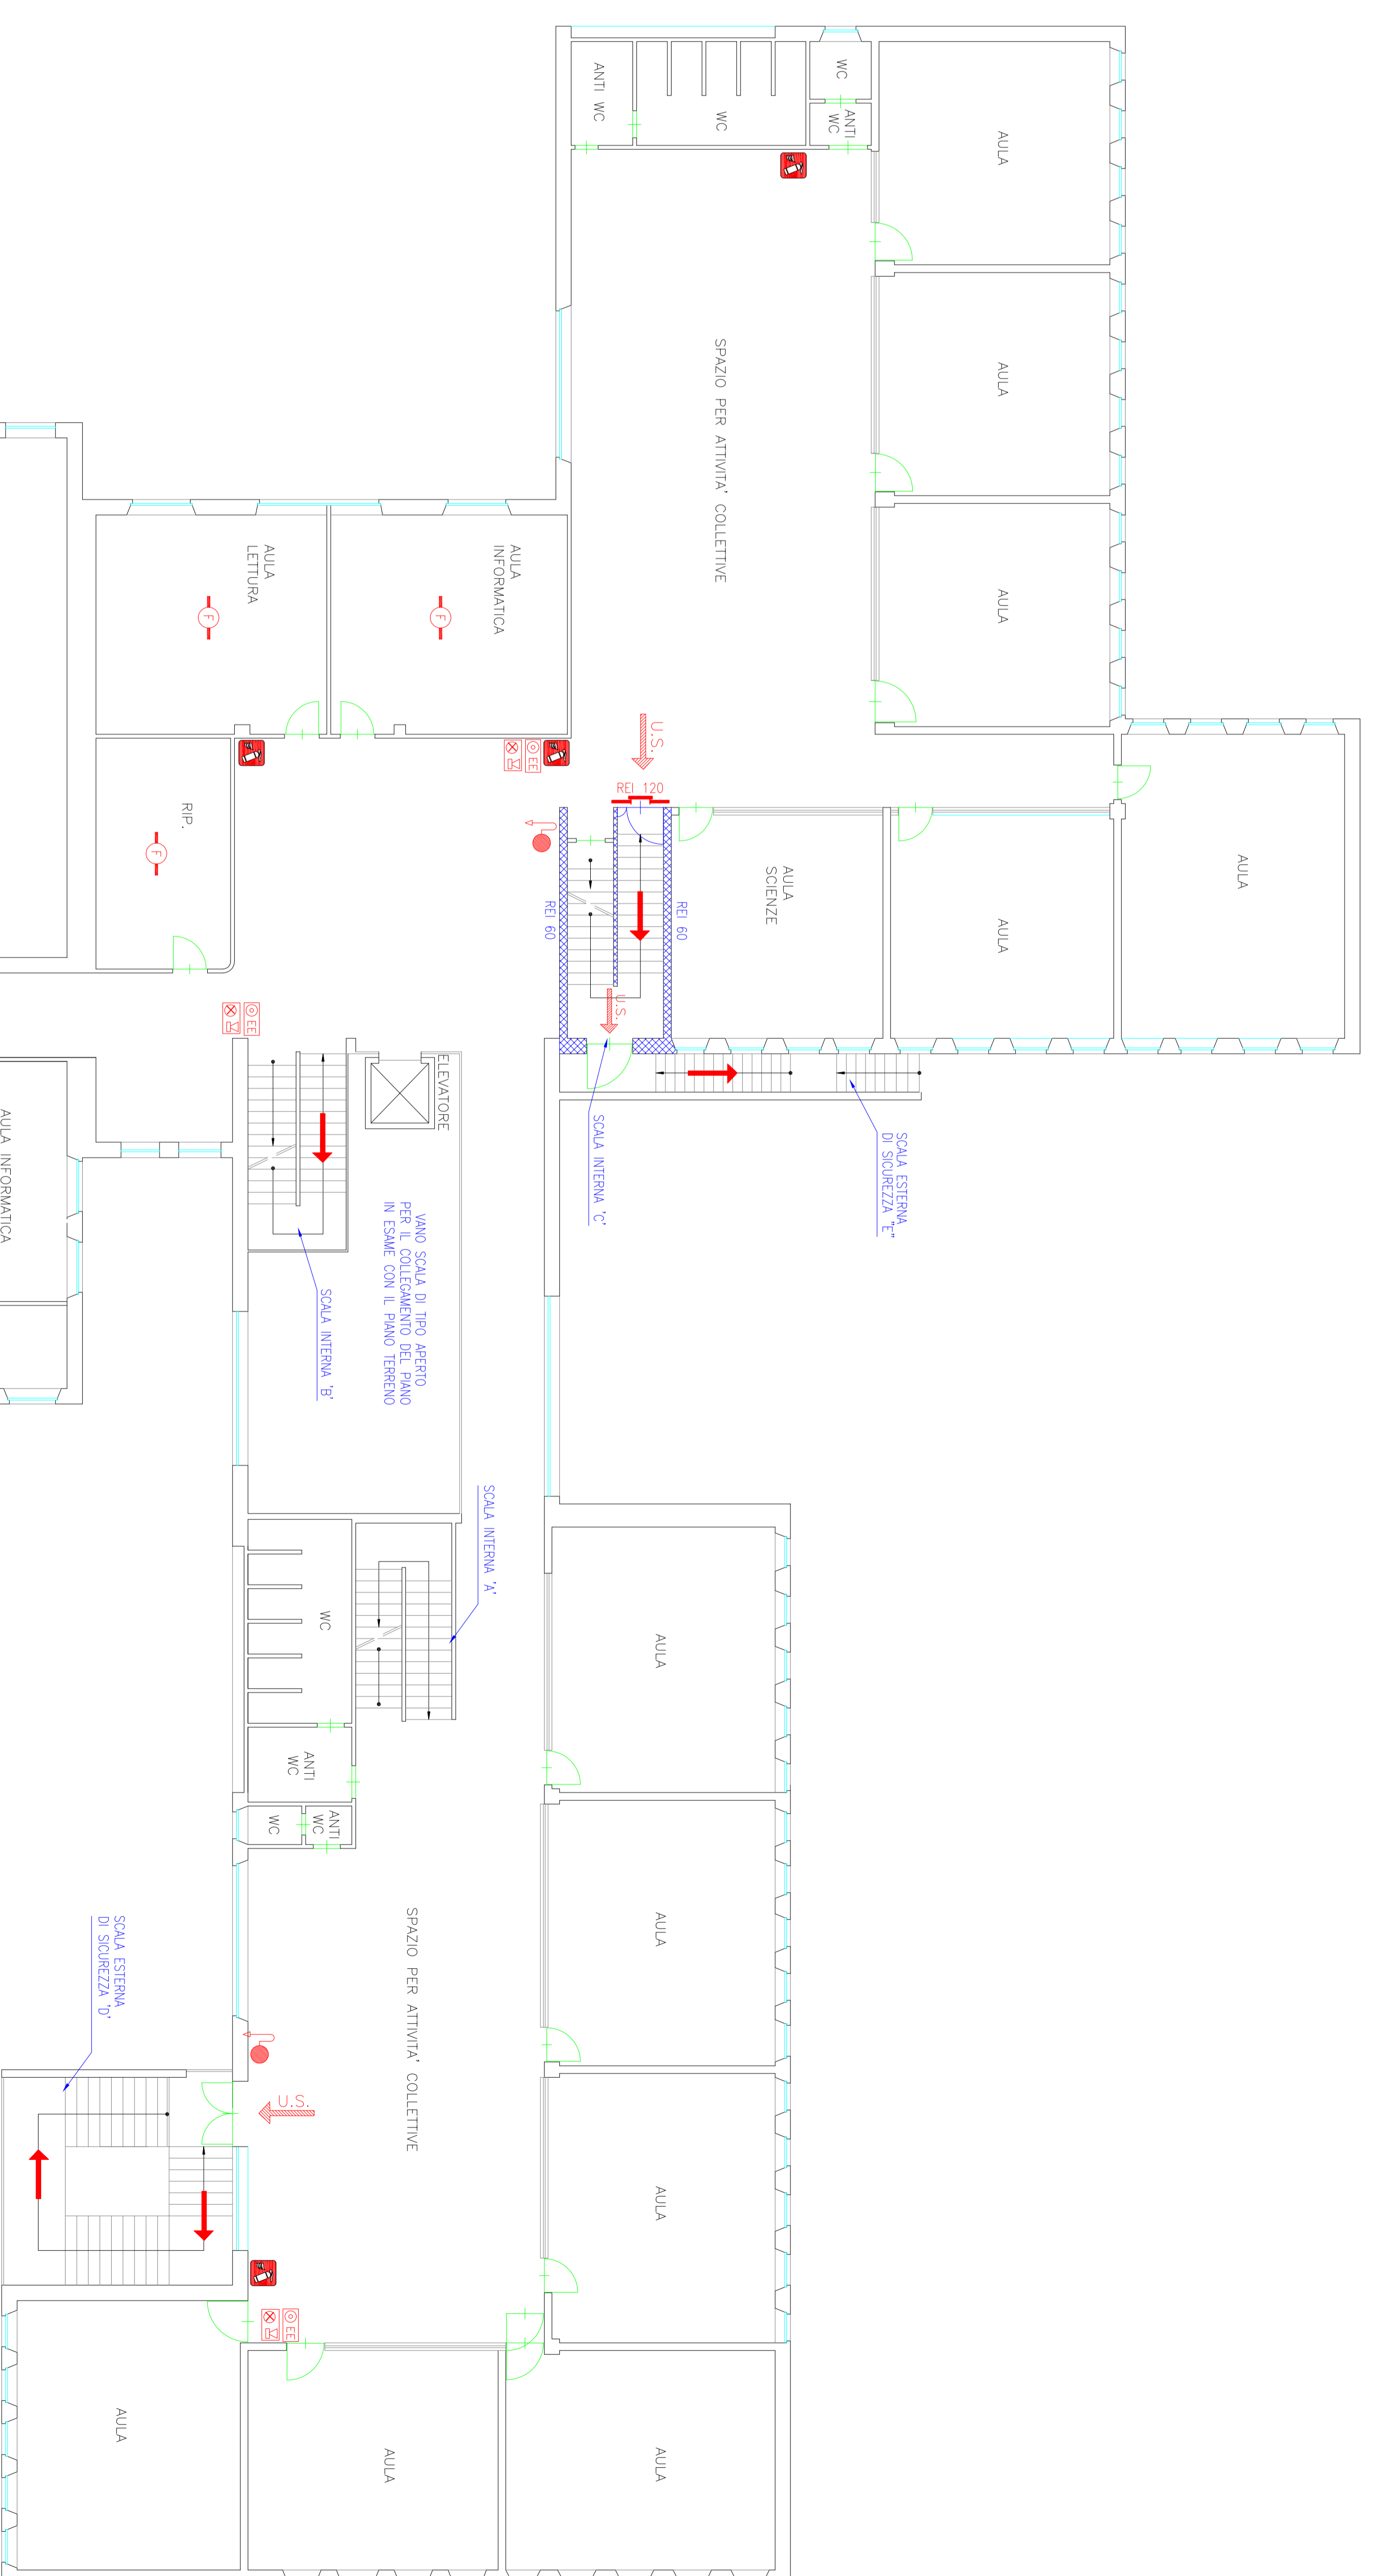

LEGENDA SIMBOLI

- IRRANTE SPRINGILO CON N.2 ATTACCHI UNI 70 E ATTACCO MOTOPIPA UNI 100
- IRRANTE SPRINGILO CON N.2 ATTACCHI UNI 45
- IRRANTE A MURO UNI 45 CON TUBAZIONE FLESSIBILE E LANCA
- USCITA DI SICUREZZA CON MANIGLIONE ANTIMANICO
- PERCORSO DI USCITA ORIZZONTALE
- PERCORSO DI USCITA VERSO IL BASSO
- PERCORSO DI USCITA VERSO L'ALTO
- ESTINTORE PORTATILE CARATTERISTICHE MINIME 13A, 89B, C
- INTERRUITTORE ENERGIA ELETTRICA INTERO ESPICIO
- RILASCIATORE AUTOMATICO DI INCENDIO
- RILASCIATORE AUTOMATICO FUGIE GAS
- SEGNALE OTTICO/AUSTIVO DI ALLARME
- PULSANTE DI ALLARME PER EMERGENZA EDIFICIO
- PULSANTE DI ALLARME CUCINA A GAS
- PORTA REI 120
- CENTRALINO ALLARME INCENDIO
- STRUTTORE O PARETI REI
- VALVOLA GAS GENERALE ESTERNA