



STRATIGRAFIA DI MASSIMA DEL POZZO

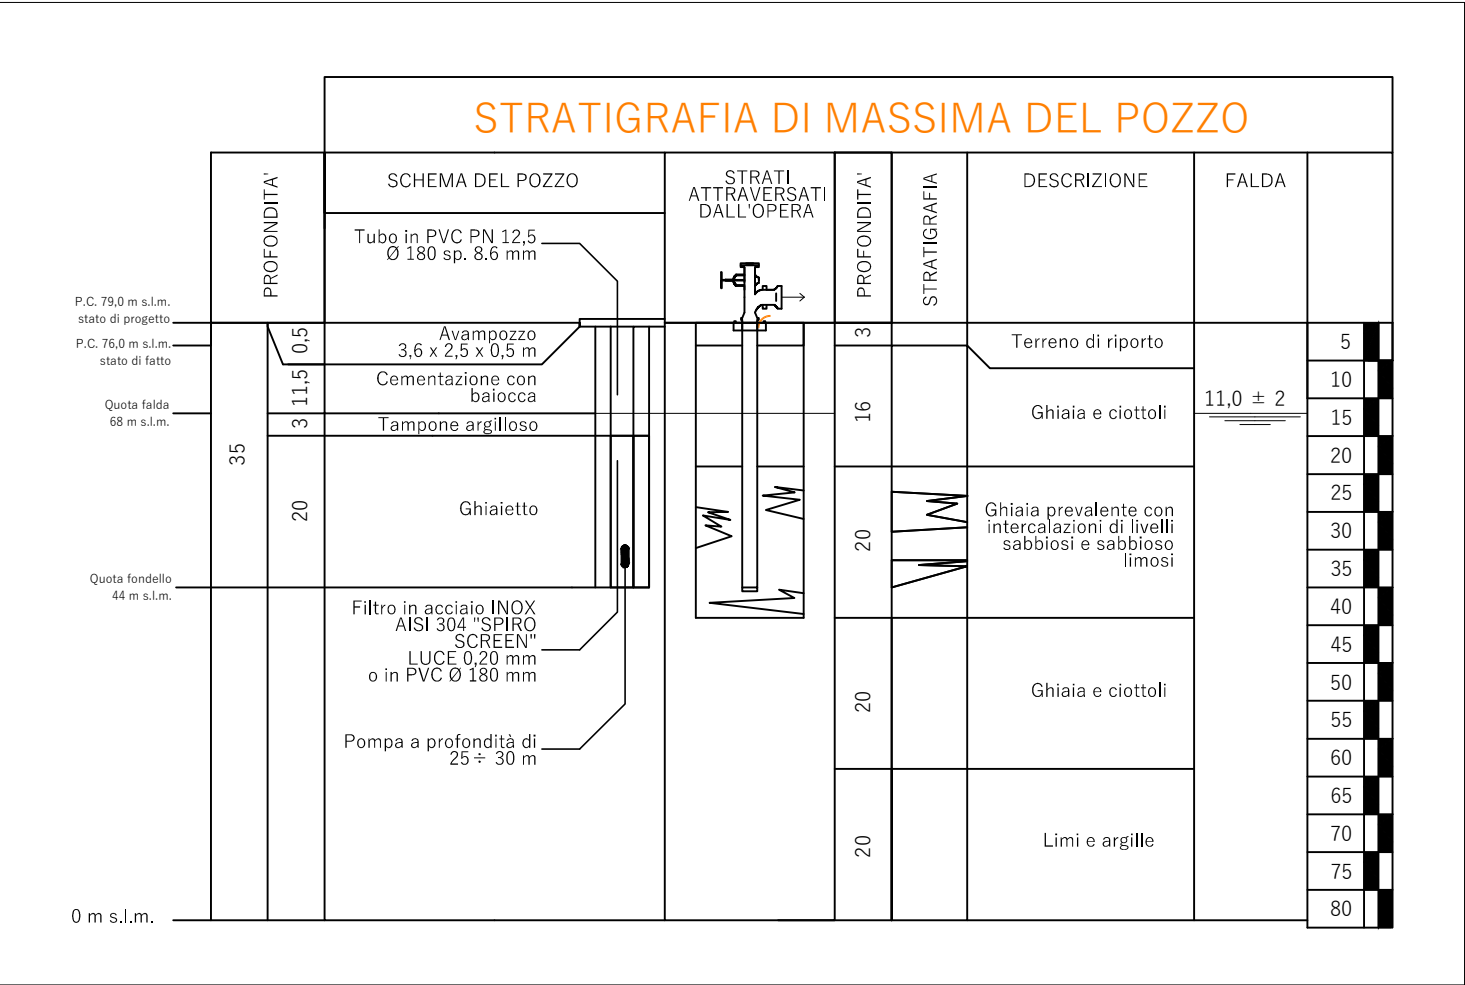


ESEMPIO COLONNINA EROGAZIONE ENERGIA ELETTRICA



SCHEMA TIPO DI PLINTO PREFABBRICATO PER PALO ILLUMINAZIONE ALTEZZA 10 m FUORI TERRA

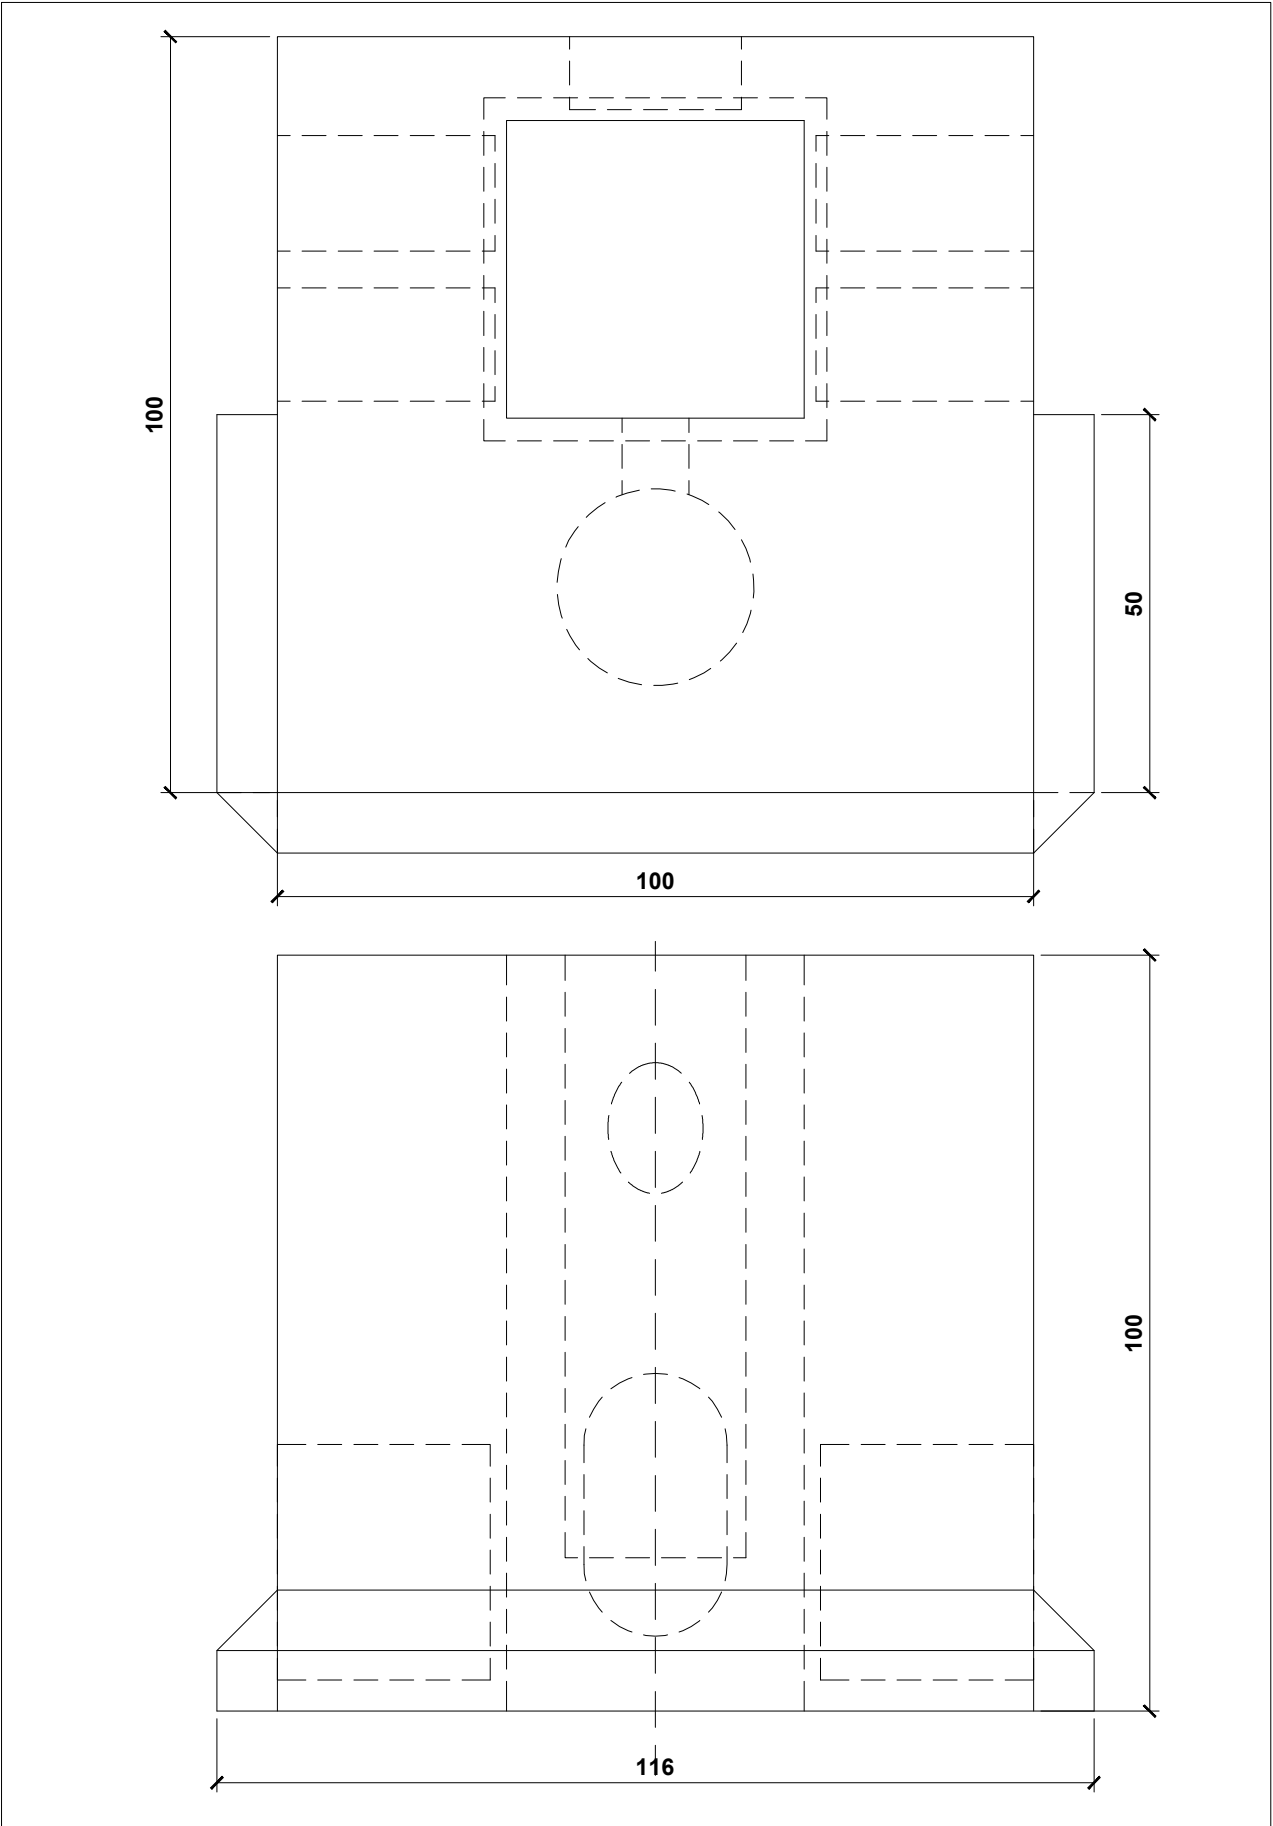

SCHEMA TIPO DI PLINTO PREFABBRICATO PER PALO ILLUMINAZIONE ALTEZZA 6 m FUORI TERRA

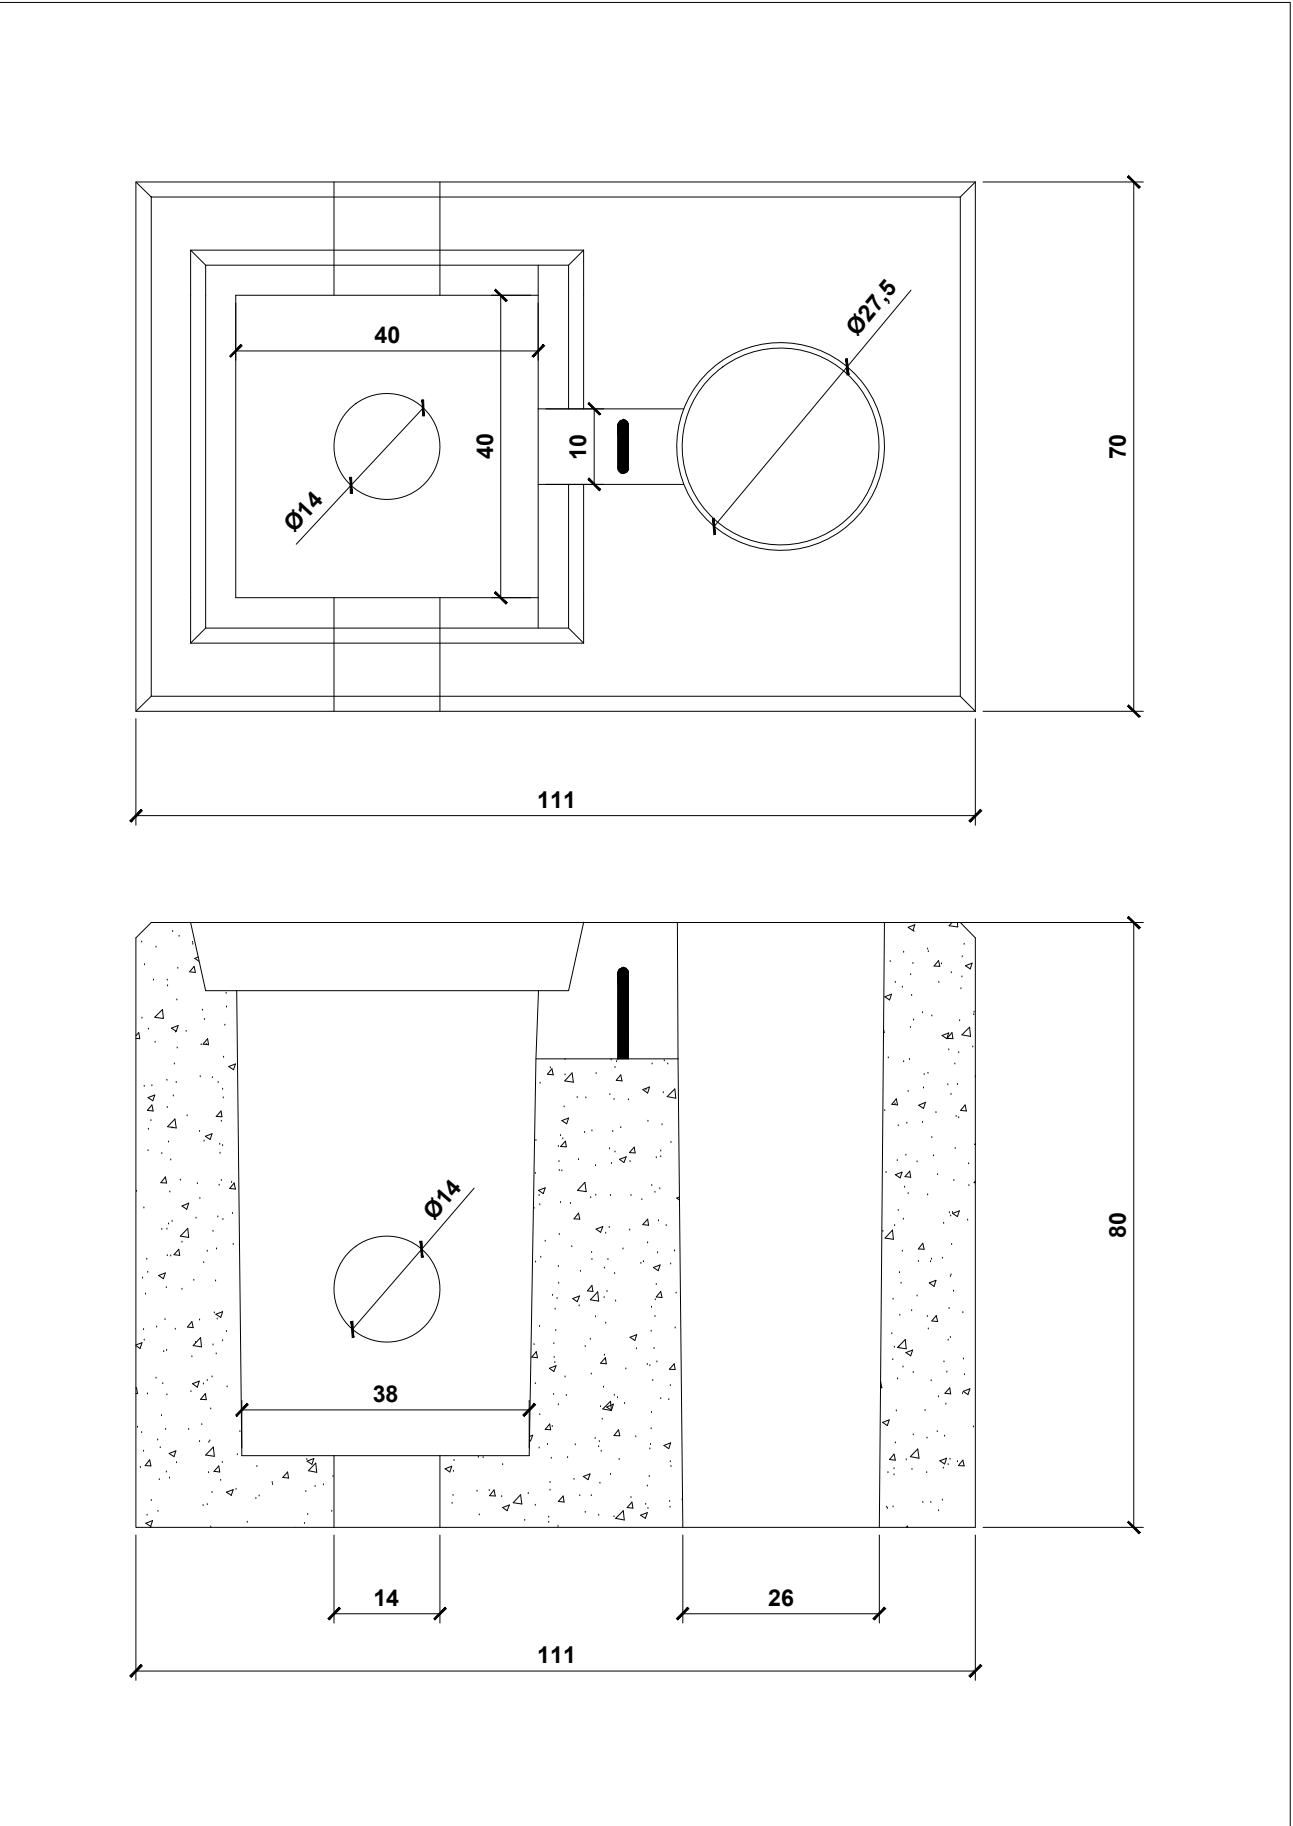

COMMITTENTE:
COMUNE DI CASTIGLIONE DELLE STIVIERE

INCARICO:
Progetto definitivo per la realizzazione del Parco Pirossina (recupero ambientale dell'ex cava in località Pirossina con realizzazione di area feste)

UBICAZIONE:
Castiglione delle Stiviere (MN)
Loc. Pirossina

OGGETTO:
Schema distributivo impianto elettrico
Schema raccolta acque meteoriche
Dettagli costruttivi impianti

FILE:
SCALA:
1:500 - 1:10
A CURA DI
arch. Valerio Testa
ing. Andrea Pellegrini
arch.Luca Riva
dis.tec. Michele Mazzoleni

DATA:
Marzo 2021
ALLEGATO:
Tav.AF4

RESPONSABILE TECNICO
dott. Ermanno Dolci
firma digitale

IL COMUNE DI CASTIGLIONE DELLE STIVIERE
firma digitale

www.arethusa-geo.it

ARETHUSA
GEOLOGIA AMBIENTE TERRITORIO E SICUREZZA

VIA TRENTO, 14 - 24035 CURNO (BG)
TEL 035.43.76.882 FAX 035.43.76.666
E-MAIL: arethusa@arethusa-geo.it