

SCHEMA IMPIANTO ELETTRICO

PLANIMETRIA GENERALE PER IMPIANTO ELETTRICO

TAVOLA

SCALA: 1:100
DATA: OTTOBRE 2025
FILE: SCOGLIERA

Progettista Architettonico e D.L.:
Geom. Campa Christian
via C. Onesti n. 8, Ancona
Tel. 3316301575
e.mail : campa.christian93@gmail.com

Collaboratore:

Committente:
ASS. SPORTIVA "LA SCOGLIERA"
Via Calzecchi Onesti n. 8

VIETATA LA RIPRODUZIONE ANCHE PARZIALE - TUTTI I DIRITTI RISERVATI A NORMA DI LEGGE

LEGENDA

- Telecomare di sicurezza
- - - Recinzione esistente
- - - Linea elettrica telecomare


MARE

ingresso-uscita
barche


ASS. LA SCOGLIERA
Sup. 1.500,00 mq

rete metallica

FALCONARA

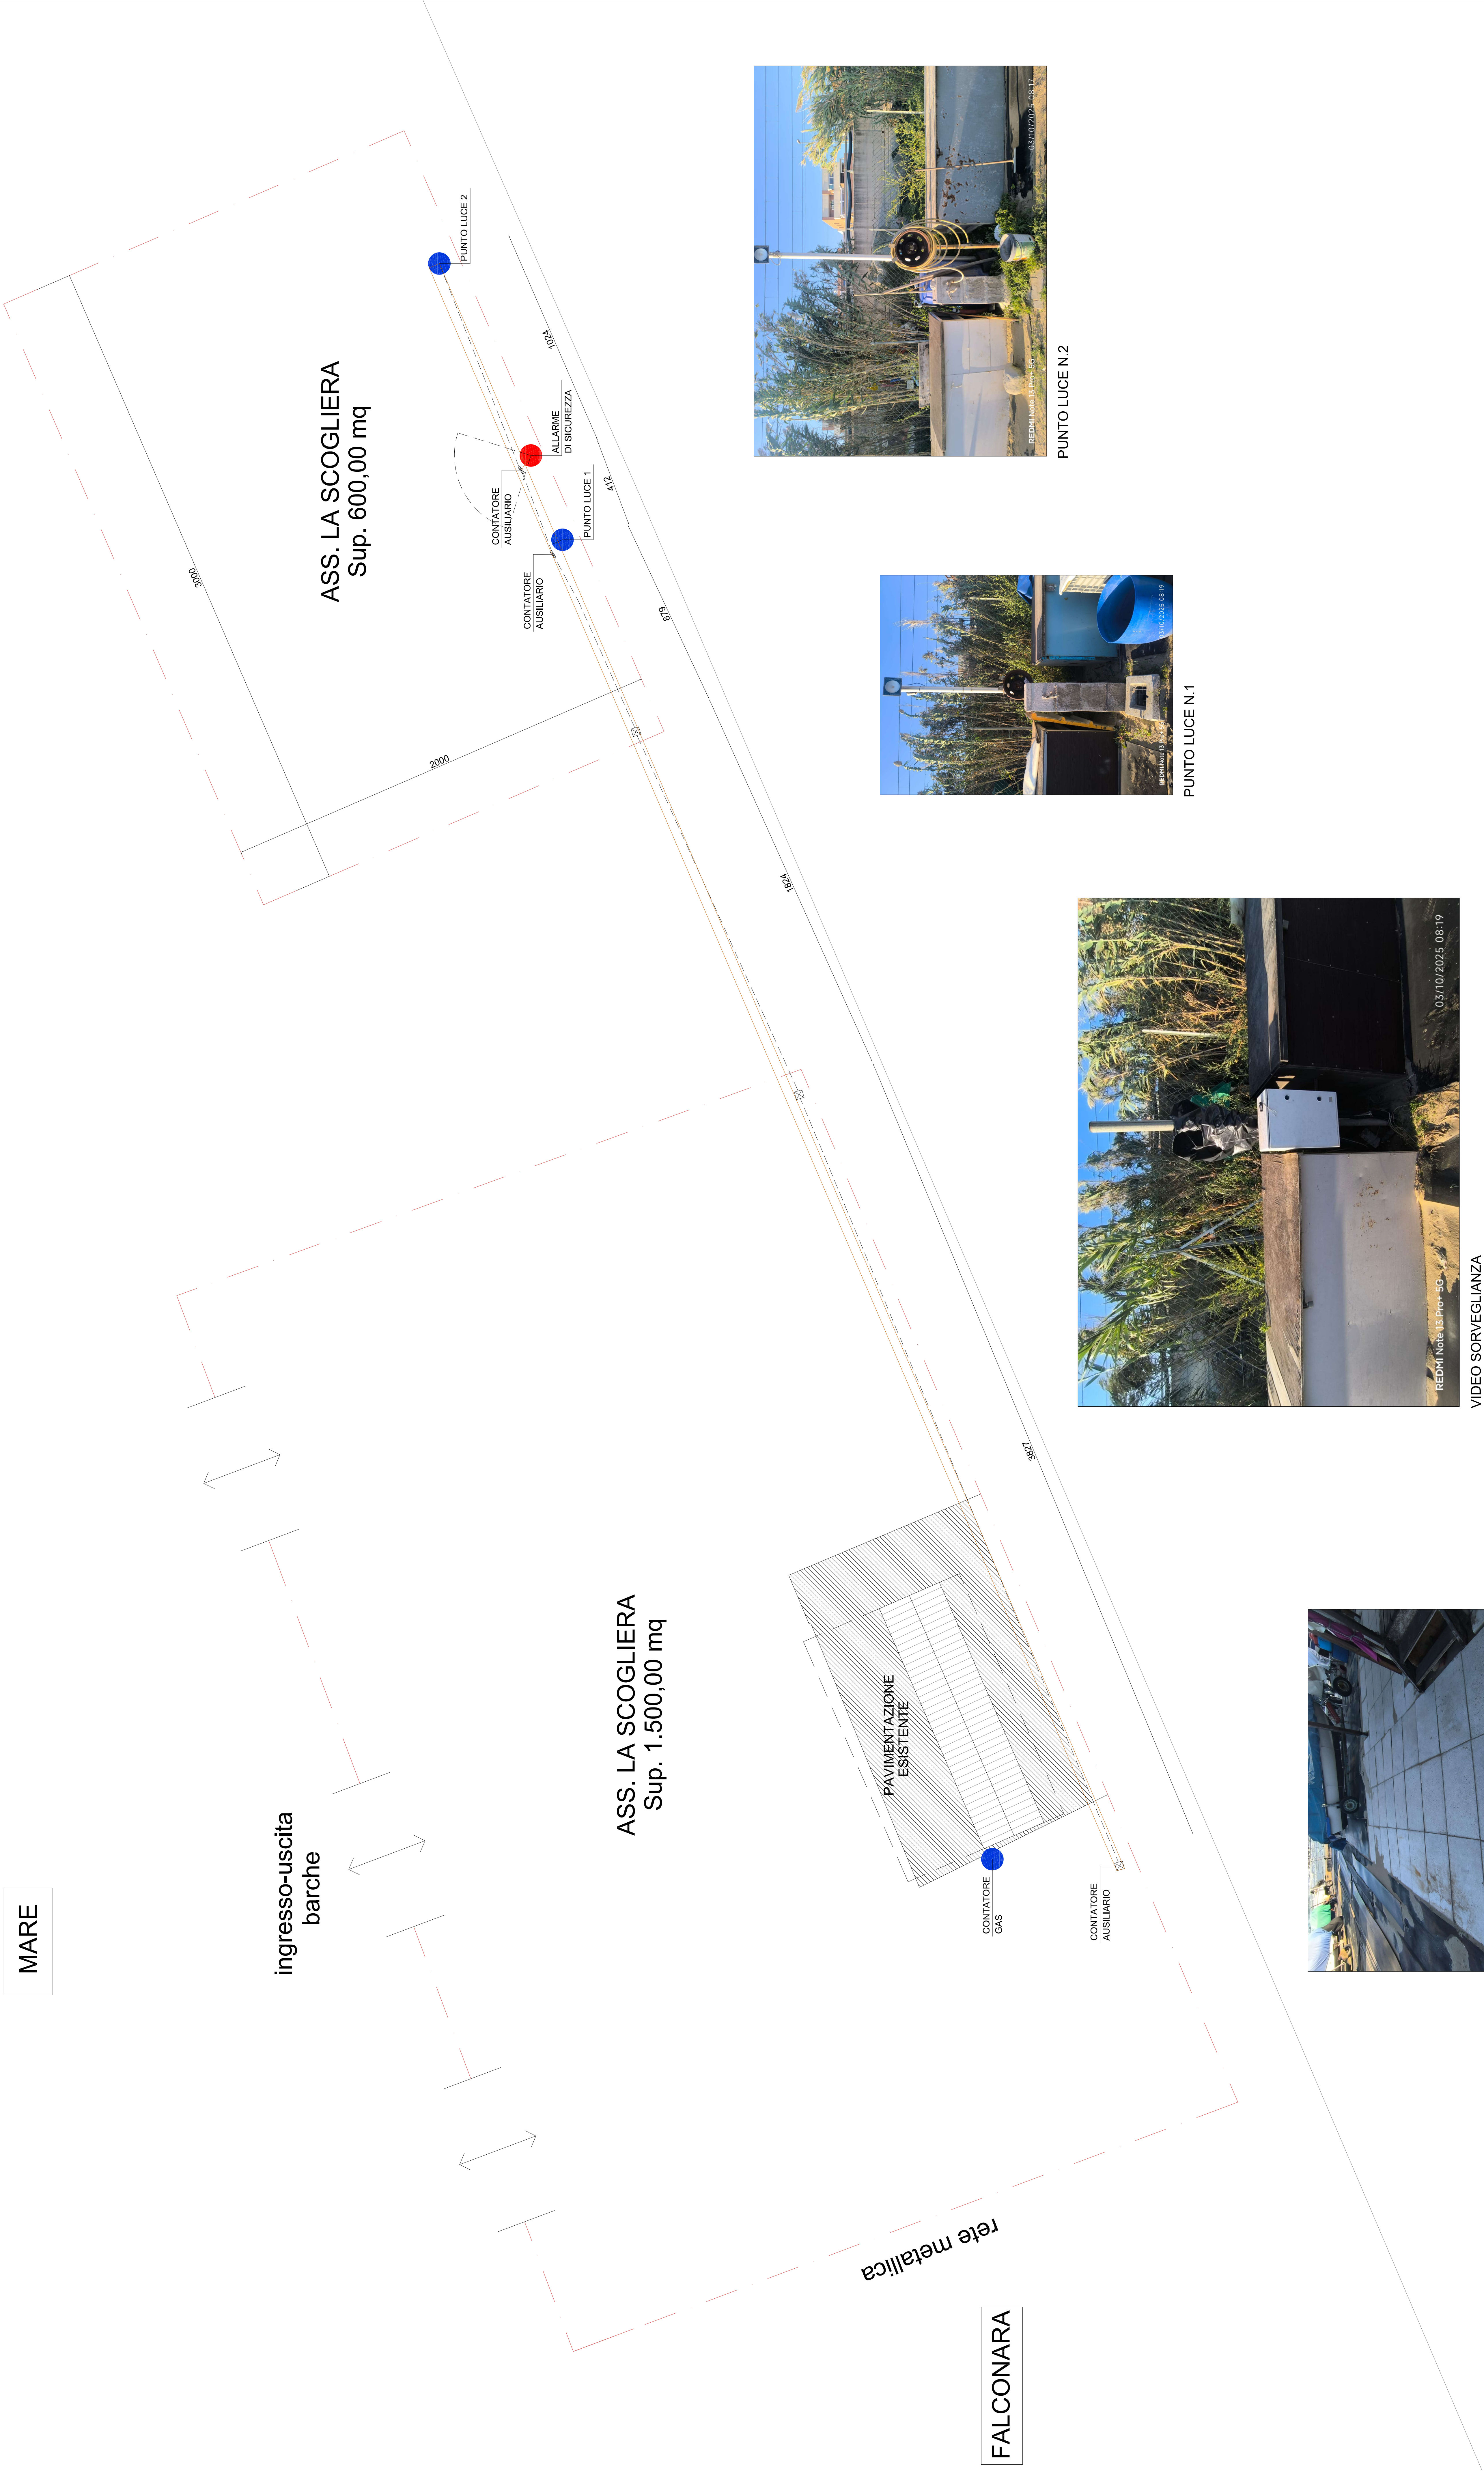

PUNTO LUCE N.1

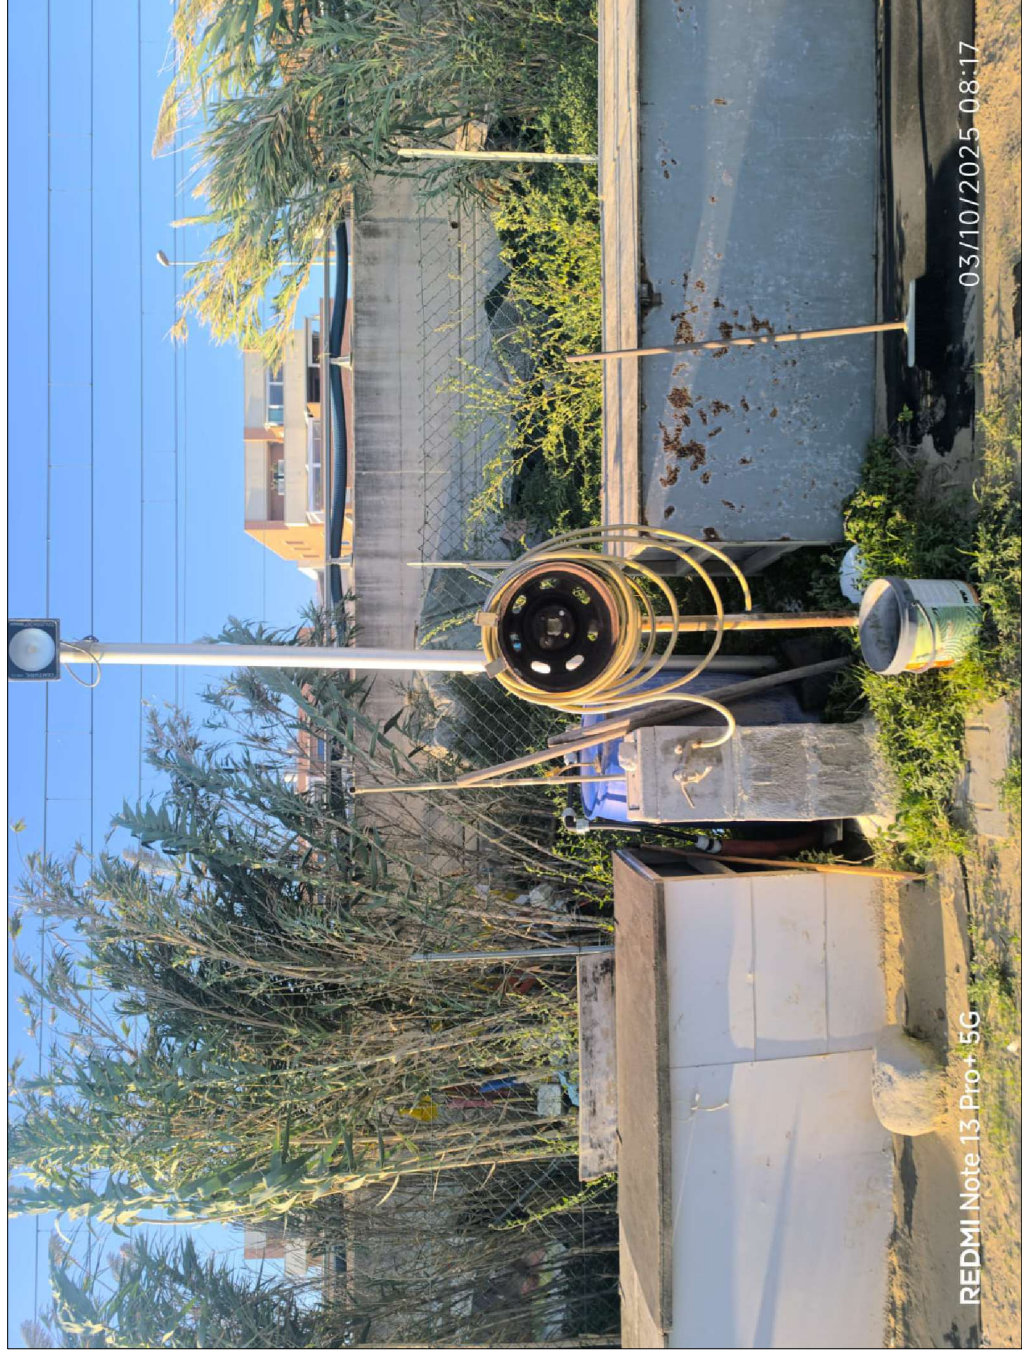

PUNTO LUCE N.2



VIDEO SORVEGLIANZA



PAVIMENTAZIONE ESISTENTE