

committente : COOPERATIVA SOCIALE
L'AQUILONE sc srl



oggetto: CRA – Casa Residenza per
Anziani non autosufficienti, sita a
Riccione in via Veneto/via Pavia

VP VVF

data : 18/11/2024

tavola : 2/5 PIANO TERRA

scala : 1:100



Geom. Carlo Ballista
Corso d'Augusto 144 47921 Rimini
cell. 328 9125337 tel. 0541020889

C.F. BLL CRL 77B01 H294M
Partita I.V.A. 03258220403
pec carlo.ballista@geopec.it

Legenda

- Percorso di scampo
- Pannello indicante la via di esodo
- Pannello indicante Uscita di Sicurezza
- Punto luce di emergenza
- Estintore portatile idrico da 1 l 6
- Estintore portatile polvere secca da Kg 6
- Estintore portatile ad anidride carbonica Kg 5
- Naspo DN25 60 l/min e pressione residua 3 bar
- Attacchi di uscita DN70 300 l/min e pressione residua 3 bar
- Attacco motopompa V.V.F. UNI DN 70
- Impianto di allarme
- Spazio elettrico
- Pareti REI 30
- Pareti REI 60
- Pareti REI 120
- Impianto automatico di rilevazione incendio
- Aperture orizzontali di aerazione
- Saracinesca impianto gas medicali
- Interruttore elettrico generale
- Interruttore elettrico
- Porta tagliafuoco
- Porta tagliafuoco Fumi Freddi
- Porta tagliafuoco verso esterno
- Uscita/porta di sicurezza con maniglioni CE


N.B.: Per il posizionamento degli impianti vedi
elaborati a firma dell'impiantista.

N.B.: Il presente elaborato grafico e' stato redatto
sulla base dello stato di fatto, prodotto da
altro tecnico



Percorso bidirezionale
Percorso monodirezionale

Compartimenti	Max lunghezza d'esodo L_{es}	Max lunghezza corridoio cieco L_{cc}
$R_{es} = D2$	$\leq 23,00$ m	$\leq 17,25$ m
$R_{es} = B2$	$\leq 57,50$ m	$\leq 23,00$ m
$R_{es} = A2$	$\leq 89,00$ m	$\leq 34,50$ m

Tabella 13: Massime lunghezze d'esodo

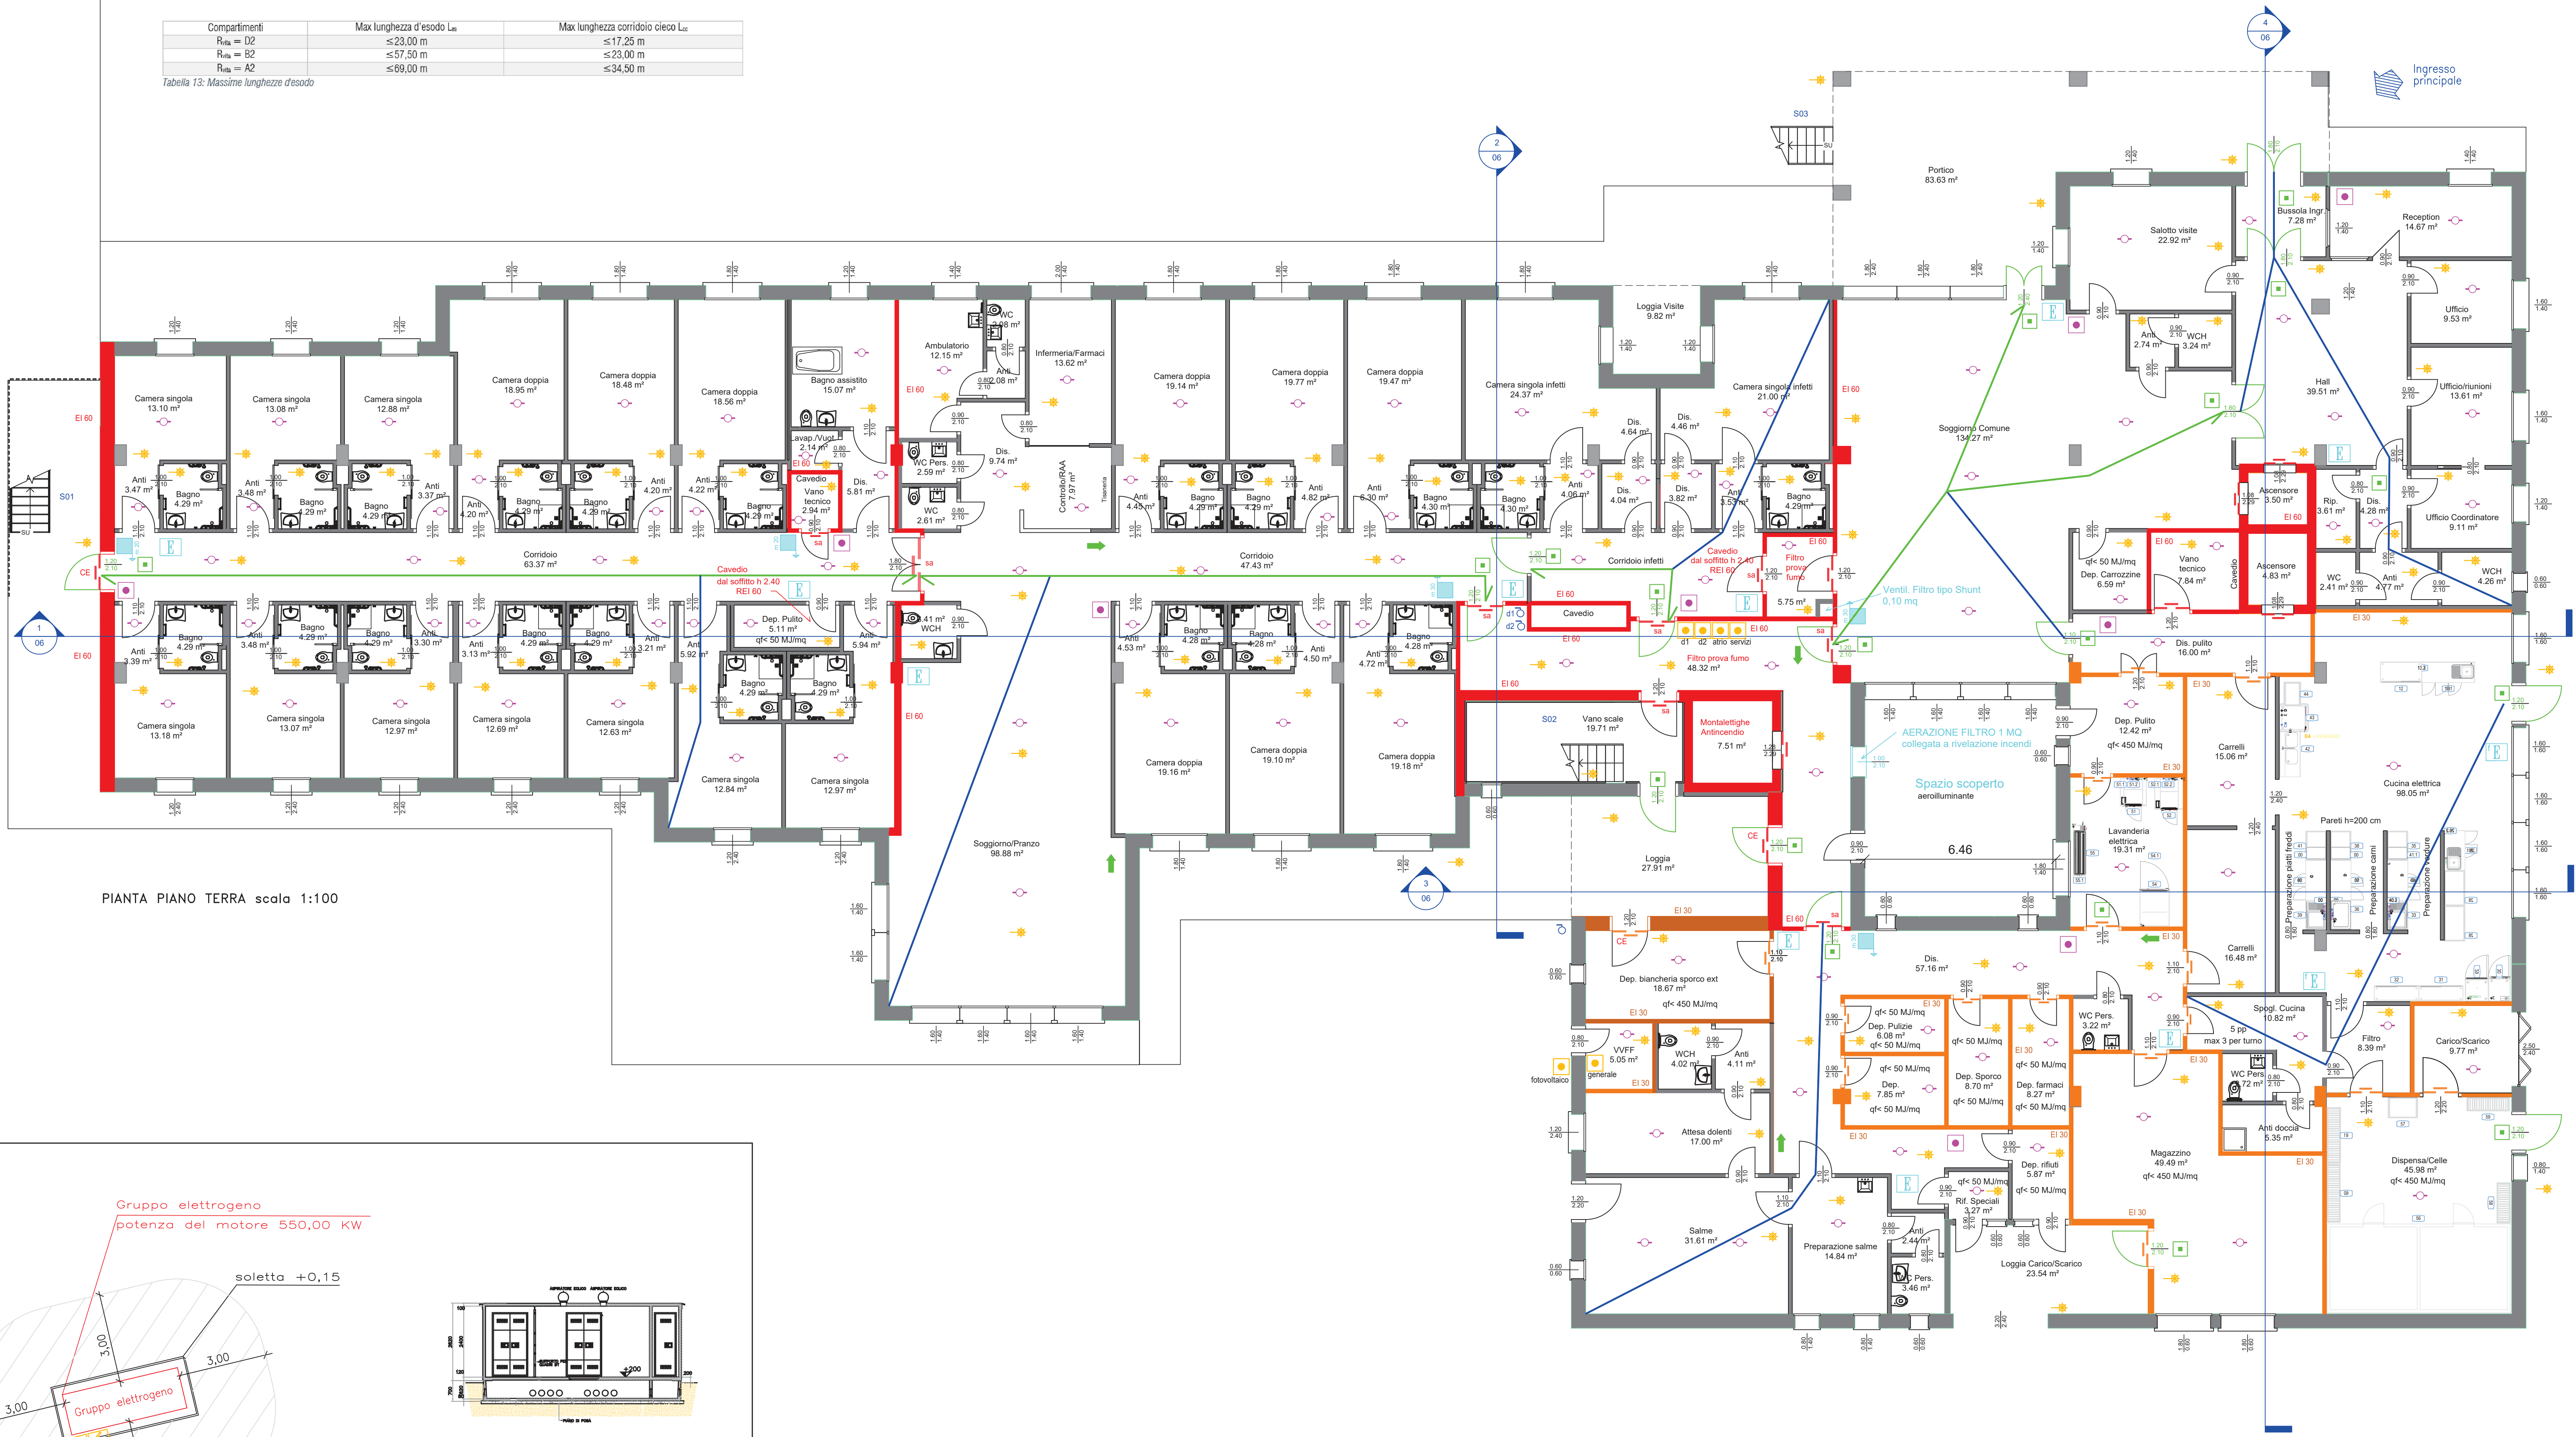

PIANTA PIANO TERRA scala 1:100

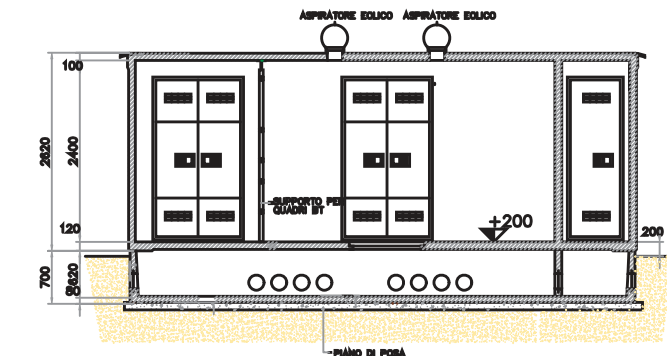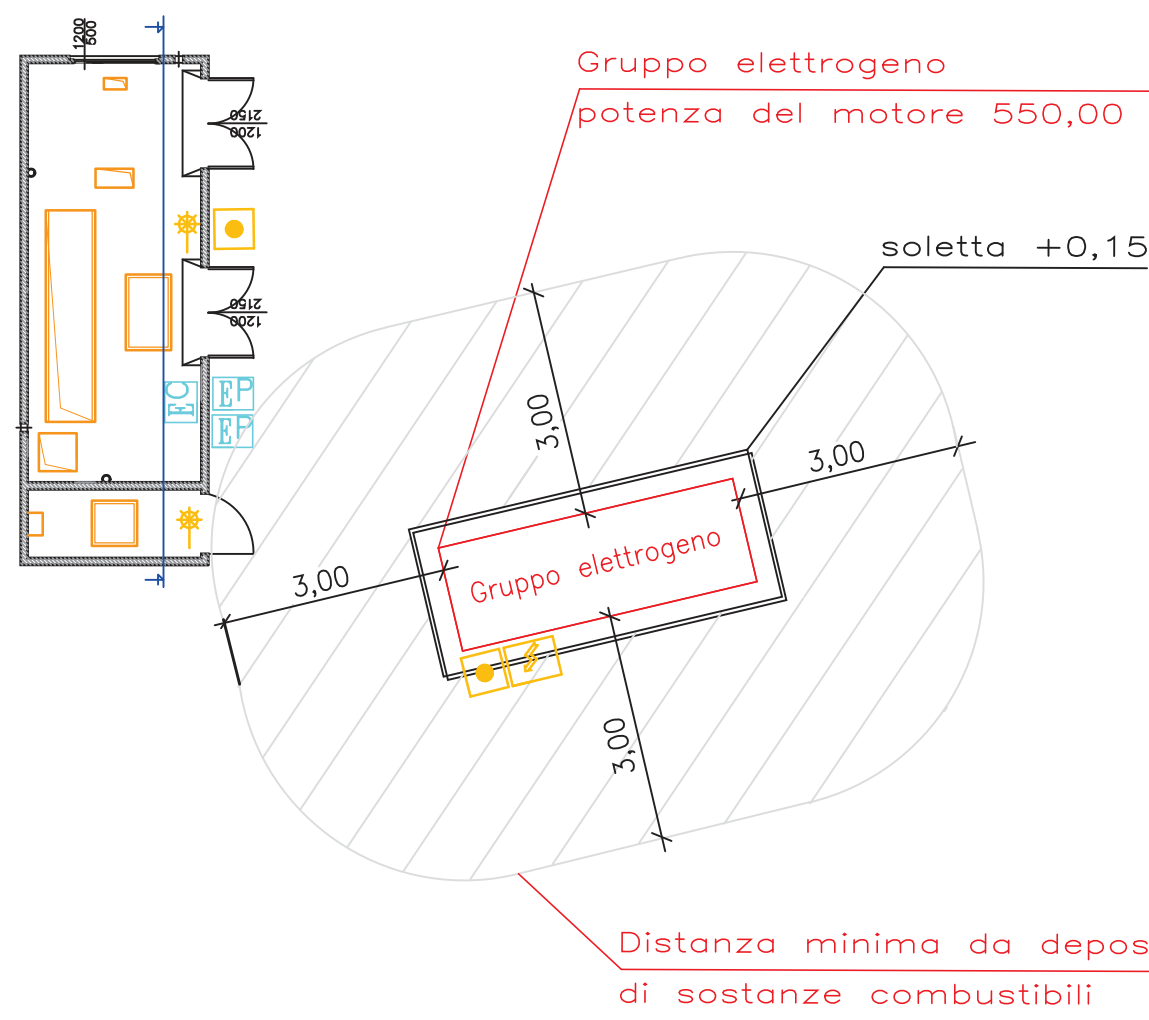

SVILUPPO A scala 1:100

